

Акционерное общество

**“Московский архитектурно - художественный проектный институт
имени академика Полянского”**

119002, г. Москва, Малый Власьевский пер., д.5, стр.8 ИНН\КПП 7704013591\770401001, тел.: (499) 241-44-14

**СВИДЕТЕЛЬСТВО о допуске к определенному виду или видам работ, которые оказывают влияние на безопасность объектов капитального строительства
№ 1012-2015-7704013591-П-3 от 20 мая 2015г.**

Заказчик: ООО «ПИ-Центр»

**КУЛЬТУРНО-ДОСУГОВЫЙ ЦЕНТР В РАЙОНЕ
СТРОГИНО НА МЕСТЕ СНОСА
КИНОТЕАТРА «ТАДЖИКИСТАН»**

**По адресу: г. Москва, СЗАО, район "Строгино",
ул. Маршала Катукова, д. 8**

РАБОЧАЯ ДОКУМЕНТАЦИЯ


Мероприятия по обеспечению доступа инвалидов

ПИ/3-2017-МОДИ

Таблица регистрации изменений

Изм.	№ док.	Подп.	Дата

Арх. №8051 от 24.05.2017г.

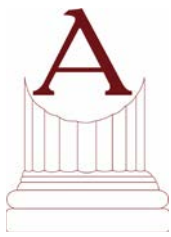

Акционерное общество

**“Московский архитектурно - художественный проектный институт
имени академика Полянского”**

119002, г. Москва, Малый Власьевский пер., д.5, стр.8 ИНН\КПП 7704013591\770401001, тел.: (499) 241-44-14

**СВИДЕТЕЛЬСТВО о допуске к определенному виду или видам работ, которые
оказывают влияние на безопасность объектов капитального строительства
№ 1012-2015-7704013591-П-3 от 20 мая 2015г.**

Заказчик: ООО «ПИ-Центр»

**КУЛЬТУРНО-ДОСУГОВЫЙ ЦЕНТР В РАЙОНЕ
СТРОГИНО НА МЕСТЕ СНОСА
КИНОТЕАТРА «ТАДЖИКИСТАН»**

**По адресу: г. Москва, СЗАО, район "Строгино",
ул. Маршала Катукова, д. 8**

РАБОЧАЯ ДОКУМЕНТАЦИЯ

Мероприятия по обеспечению доступа инвалидов

ПИ/З-2017-МОДИ

Таблица регистрации изменений

Изм.	№ док.	Подп.	Дата

Генеральный директор
АО «МАХПИ имени
академика Полянского»

Е.С. Новикова

Руководитель АМ

В.К. Легошин

Ведомость рабочих чертежей основного комплекта

Лист	Наименование	Примечание
1	Общие данные	
2	Условные обозначения	
3	План 1 этажа на отм. 0.000 с элементами визуально-тактильного обеспечения МГН	
4	План 2 этажа на отм. 4.800 с элементами визуально-тактильного обеспечения МГН и схемами движения МГН	
5	Спецификация элементов информационного обеспечения зон и мест доступности МГН (знаки безопасности)	
6	Спецификация элементов ограждения пандусов, используемых МГН	
7	Спецификация оборудования для санузлов МГН	
8	Спецификация оборудования для душевых МГН	

Общие указания

1. Рабочая документация по объекту: «Культурно-досуговый центр в районе Строгино на месте сноса кинотеатра «Таджикистан» по адресу: г. Москва, СЗАО, район «Строгино», ул. Маршала Катюкова, д. 8» разработана на основании технического задания на выполнение рабочей документации.
2. Исходными данными для разработки рабочих чертежей являются:
 - техническое задание;
 - архитектурно-строительные чертежи;
 - проектная документация ПИ/18-МОДИ, получившая положительное заключение МГЭ.
3. Рабочая документация выполнена в соответствии с заданием на проектирование, требованиями действующих технических регламентов, стандартов, сводов правил, других документов, содержащих установленные требования.
4. Проектируемые мероприятия не оказывают вредного влияния на окружающую среду, ввиду отсутствия отходов и сопутствующих вредных материалов в процессе эксплуатации. Мероприятия не являются источником повышенного уровня шума и вибрации и не требует организации специальных мер защиты здания или персонала.
5. При выполнении мероприятий по организации доступа инвалидов следует учитывать следующее:
 - прозрачные двери на входах в здание и в самом здании, а также ограждения, следует выполнять из ударопрочного материала;
 - на прозрачных полотнах дверей следует предусматривать яркую контрастную маркировку высотой не менее 0,1 м и шириной не менее 0,2 м, расположенную на уровне не ниже 1,2 м и не выше 1,5 м от поверхности пешеходного пути;
 - дверные наличники или края дверного полотна и ручки рекомендуется окрашивать в отличные от дверного полотна контрастные цвета;
 - участки пола на путях движения на расстоянии 0,6 м перед дверными проемами и входами на лестницы, а также перед поворотом коммуникационных путей, должны иметь тактильные предупреждающие указатели и/или контрастно окрашенную поверхность;
 - системы средств информации и сигнализации об опасности, размещаемые в помещениях (кроме помещений с мокрыми процессами), предназначенных для пребывания всех категорий инвалидов и на путях их движения, должны быть комплексными и предусматривать визуальную, звуковую и тактильную информацию с указанием направления движения и мест получения услуги;
 - визуальная информация должна располагаться на контрастном фоне с размерами знаков, соответствующими расстоянию рассмотрения, быть увязана с художественным решением интерьера и располагаться на высоте не менее 1,5 м и не более 4,5 м от уровня пола.

Ведомость ссылочных и прилагаемых документов

Обозначение	Наименование	Примечание
	<u>Прилагаемые документы</u>	
МОДИ.СО	Спецификация оборудования, изделий и материалов	
	<u>Ссылочные документы</u>	
ГОСТ Р 21.1101-2013	Основные требования к проектной и рабочей документации	
ГОСТ Р 12.4.026-2001	Цвета сигнальные, знаки безопасности и разметка сигнальная	
ГОСТ Р 51671-2000	Средства связи и информации технические общего пользования, доступные для инвалидов	
ГОСТ Р 52131-2003	Средства отображения информации знаковые для инвалидов	
ГОСТ Р 52875-2007	Указатели тактильные наземные для инвалидов по зрению	
СП 59.13330.2012	Доступность зданий и сооружений маломобильным группам населения	
СП 136.13330.2012	Здания и сооружения. Общие положения проектирования с учетом доступности для маломобильных групп населения	

Настоящая рабочая документация разработана в соответствии с заданием на проектирование и требованиями Федерального закона от 30 декабря 2009 г. № 384-ФЗ "Технический регламент о безопасности зданий и сооружений.

 

 

Руководитель мастерской



(Легошин В.К.)

Арх. №8051 от 24.05.2017 г.

Согласовано
Взам. инв. №
Подп. и дата
Инв. № подл.

Шифр: ПИ/3-2017						МОДИ			
Заказчик: ООО "ПИ-Центр"									
Культурно-досуговый центр в районе Строгино на месте сноса кинотеатра «Таджикистан» по адресу: г. Москва, СЗАО, район "Строгино", ул. Маршала Катюкова, д. 8						Стадия	Лист	Листов	
Изм.	Кол.	Лист	№ док.	Подпись	Дата	Культурно-досуговый центр	Р	1	8
Разраб.		Соколянский			05.2017				
Зам.рук.арх.маст.		Ефименкова			05.2017				
Н. контр.		Шевыренкова			05.2017	План 1 этажа на отм. 0.000 с элементами визуально-тактильного обеспечения МГН			АО «МАХПИ имени академика Полянского»
ГИП		Легошин			05.2017				Формат А3

Графическое обозначение	Буквенное обозначение	Наименование	Примечание
		Тротуарная тактильная плитка с квадратными рифами (препятствие) ГОСТ Р 52875-2007, 500x500 мм, цвет RAL 1018	
		Напольная тактильная плитка с конусными рифами ГОСТ Р 52875-2007, 300x300 мм, цвет RAL 1018	
		Контрастная предупреждающая полоса СП 136.13330.2012, СП 59.13330.2012, ГОСТ Р 12.4.026, ширина 300 мм, цвет RAL 1018	
		Контрастная предупреждающая полоса на ступенях СП 136.13330.2012, СП 59.13330.2012, ГОСТ Р 12.4.026, ширина 150 мм, цвет RAL 1018	
		Контрастная маркировка на дверях СП 59.13330.2012, диаметр 150 мм, h=1200 мм от ур.ч.п.	
		Знак зоны пожарной безопасности ГОСТ Р 12.4.026-2001 ССБТ (знак E21), 200x200 мм, цвет RAL 6024	
		Знак Выход здесь ГОСТ Р 12.4.026-2001 ССБТ (знак E01-01), 200x200 мм, цвет RAL 6024	
		Знак направления эвакуации (прямо) ГОСТ Р 12.4.026-2001 ССБТ (знак E11), 200x400 мм, цвет RAL 6024	
		Знак направления эвакуации (вправо, влево) ГОСТ Р 12.4.026-2001 ССБТ (знак E02-01), 200x200 мм, цвет RAL 6024	
		Знак направления к эвакуационному выходу по лестнице вниз ГОСТ Р 12.4.026-2001 ССБТ (знак E14), 200x200 мм, цвет RAL 6024	
		Знак пункта приема гигиенических процедур (душевая) ГОСТ Р 12.4.026 -2001 ССБТ (знак EC-03) 200x200 мм, цвет RAL 6024	
		Знак доступности в помещение инвалидов на креслах-колясках ГОСТ Р 52131-2003 (таб.А1), 100x100 мм, цвет RAL 5006	
		Знак доступности в помещение инвалидов всех категорий ГОСТ Р 52131-2003 (таб.А1), 100x100 мм, цвет RAL 5006	
		Знак лифта доступного инвалидам всех категорий СП 136.13330.2012, 100x100 мм, цвет RAL 5006	

Графическое обозначение	Буквенное обозначение	Наименование	Примечание
		Знак санузлов доступных инвалидам СП 136.13330.2012, 100x100 мм, цвет RAL 5006	
		Знак информационного центра для МГН СП 136.13330.2012, 100x100 мм, цвет RAL 5006	
		Знак телекоммуникационных устройств для инвалидов с нарушением слуха СП 136.13330.2012, 100x100 мм, цвет RAL 5006	
		Пожаробезопасная зона	
		Зона отдыха МГН	

Создано
 Согласовано
 Взам. инв. №
 Подп. и дата
 Инв. № подл.

Арх. №8051 от 24.05.2017 г.

Шифр: ПИ/3-2017						МОДИ		
Заказчик: ООО "ПИ-Центр"								
Культурно-досуговый центр в районе Строгино на месте сноса кинотеатра «Таджикистан» по адресу: г. Москва, СЗАО, район "Строгино", ул. Маршала Катукова, д. 8						Культурно-досуговый центр		
Изм.	Кол.	Лист	№ док.	Подпись	Дата	Р	2	Листов
Разраб.		Соколянский			05.2017			
Зам.рук.арх.маст.		Ефименкова			05.2017	АО «МАХПИ имени академика Полянского»		
Н. контр.		Шевыренкова			05.2017	Условные обозначения		
ГИП		Легошин			05.2017	Формат А3		

ПЛАН НА ОТМ. ±0.000 М 1:100




ЭКСПЛИКАЦИЯ ПОМЕЩЕНИЙ НА ОТМ. ±0.000.

Номер помещения	Наименование	Площадь, м²	Категория пожарной опасности
1.1 - Помещения клубной зоны			
1.1-01	Лестница №1		
1.1-02	Лифт холл	10.66	
1.1-03	Помещение накопления отходов	8.30	В-3
1.1-04	Гардероб	31.34	
1.1-05	Тамбур	15.25	
1.1-06	Вестибюль	65.94	
1.1-07	Холл	323.19	
1.1-08	Кружок робототехники и технического моделирования на 9 человек	70.52	
1.1-09	Кладовая инвентаря клубной зоны	31.40	В-2
1.1-10	Помещение уборочного инвентаря	12.27	В-3
1.1-11	Раздевальная	12.20	
1.1-12	Санузел детский	2.07	
1.1-13	Душевая	2.11	
1.1-14	Санузел детский	2.55	
1.1-15	Душевая	2.23	
1.1-16	Раздевальная	12.43	
1.1-14	Санузел с душевой	2.55	
1.1-17	Зал хореографии для младших групп на 6 пар	84.22	
1.1-18	Санузел женский	10.03	
1.1-19	Санузел для маломобильных групп населения	5.83	
1.1-20	Санузел мужской	10.04	
1.1-21	Костюмерная	20.99	В-3
1.1-22	Костюмерная	18.16	В-3
1.1-23	Танцевальный зал на 10 пар	142.69	
1.1-24	Раздевальная	16.47	
1.1-25	Душевая для маломобильных групп населения	3.96	
1.1-26	Душевая для маломобильных групп населения	2.58	
1.1-27	Душевая	3.96	
1.1-28	Душевая	2.58	
1.1-29	Раздевальная	15.36	
1.1-30	Коридор	14.18	
1.1-31	Помещение ожидания при медицинском кабинете	12.06	
1.1-32	Медицинский кабинет	15.92	
1.1-33	Кабинет методиста	13.34	
1.1-34	Кабинет методиста	14.05	
1.1-35	Кабинет художественного руководителя	11.78	
1.1-36	Тамбур	9.15	
1.1-37	Лестница №2		
1.1-38	Тамбур	9.15	


Номер помещения	Наименование	Площадь, м²	Категория пожарной опасности
1.2 - Помещения зрелищной зоны			
1.2-01	Помещение охраны	14.37	
1.2-02	Кассовый вестибюль	44.65	
1.2-03	Касса	3.55	
1.2-04	Касса	3.92	
1.2-05	Помещение дежурного администратора	6.13	
1.2-06	Тамбур	17.12	
1.2-07	Обеденный зал кафе на 32 посадочных места	53.98	
1.2-08	Летняя веранда на 12 посадочных мест		
1.2-09	Бар	9.87	
1.2-10	Договорочный цех	15.93	Д
1.2-11	Моечная столовой посуды	9.66	Д
1.2-12	Моечная кухонной посуды и п/ф тары	5.22	Д
1.2-13	Кладовая уборочного инвентаря	2.93	В-3
1.2-14	Кладовая холодильниками	8.21	В-3
1.2-15	Кладовая сухих продуктов	5.64	В-3
1.2-16	Коридор	5.92	
1.2-17	Вестибюль	7.80	
1.2-18	Душевая	2.49	
1.2-19	Санузел	2.22	
1.2-20	Гардероб персонала	5.85	
1.2-21	Тамбур	2.82	
1.2-22	Холл	162.61	
1.2-23	Гардероб	64.90	
1.2-24	Коридор	53.18	
1.2-25	Санузел женский	30.52	
1.2-26	Санузел для маломобильных групп населения	4.95	
1.2-27	Санузел мужской	28.89	
1.2-28	Фойе	147.56	
1.2-29	Фойе	143.44	
1.2-30	Универсальный зал (партер) на 297 зрителей	263.83	
1.2-31	Эстрада	232.08	Д
1.2-32	Карман эстрады	70.47	
1.2-33	Помещение ожидания выхода на эстраду	70.47	
1.2-34	Летняя эстрада		
1.2-35	Лестница №3		
1.2-36	Коридор	107.18	
1.2-37	Помещение пожарного поста	15.69	
1.2-38	Костюмерная	13.45	В-3
1.2-39	Санузел	2.32	
1.2-40	Артистическая на 4 чел.	29.20	
1.2-41	Душевая	2.26	
1.2-42	Санузел	2.32	
1.2-43	Артистическая на 4 чел.	30.60	
1.2-44	Душевая	2.26	
1.2-45	Санузел	2.32	
1.2-46	Артистическая на 4 чел.	30.63	
1.2-47	Душевая	2.26	
1.2-48	Санузел с душевой	3.33	
1.2-49	Индивидуальная артистическая	14.04	
1.2-50	Санузел с душевой	3.33	
1.2-51	Индивидуальная артистическая	14.04	
1.2-52	Костюмерная	17.88	В-3
1.2-53	Лифт холл	7.18	
1.2-54	Реквизиторская	17.88	
1.2-55	Лестница №7		
1.2-56	Лестница №4		
1.2-57	Тамбур	3.26	
1.2-58	Лестница №5		
1.2-59	Лестница №6		
1.3 - Технические помещения			
1.3-01	Кроссовая	3.09	В-3
1.3-02	Воздухозаборная шахта	2.74	
1.3-03	Воздухозаборная шахта	2.74	

- Условные обозначения**
- Тропическая тактильная плитка с квадратными рисками (препятствие) ГОСТ Р 52875-2007, 500x500 мм, цвет RAL 1018
 - Напольная тактильная плитка с синопными рисками ГОСТ Р 52875-2007, 300x300 мм, цвет RAL 1018
 - Контрастная предупредительная полоса СИ 136.13330.2012, СИ 99.13330.2012, ГОСТ Р 12.4.026, ширина 300 мм, цвет RAL 1018
 - Контрастная предупредительная полоса на ступенях СИ 136.13330.2012, СИ 99.13330.2012, ГОСТ Р 12.4.026, ширина 150 мм, цвет RAL 1018
 - Контрастная маркировка на дверях СИ 159.13330.2012, диаметр 150 мм, h=1200 мм от ур.ч.л.
 - Знаки пожарной безопасности ГОСТ Р 12.4.026-2001 ССБТ (знак Е01-01), 200x200 мм, цвет RAL 6024
 - Знак Выход здесь ГОСТ Р 12.4.026-2001 ССБТ (знак Е01-01), 200x200 мм, цвет RAL 6024
 - Знак направления эвакуации (право) ГОСТ Р 12.4.026-2001 ССБТ (знак Е11), 200x400 мм, цвет RAL 6024
 - Знак направления эвакуации (лево, влево) ГОСТ Р 12.4.026-2001 ССБТ (знак Е02-01), 200x200 мм, цвет RAL 6024
 - Знак направления с эвакуационному выходу по лестнице вниз ГОСТ Р 12.4.026-2001 ССБТ (знак Е14), 200x200 мм, цвет RAL 6024
 - Знак пункта приема гигиенических процедур (душевая) ГОСТ Р 12.4.026-2001 ССБТ (знак ЕС-03) 200x200 мм, цвет RAL 6024
 - Знак доступности в помещении инвалидов на креслах-колясках ГОСТ Р 52131-2003 (таб.А1), 100x100 мм, цвет RAL 5006
 - Знак доступности в помещении инвалидов всех категорий ГОСТ Р 52131-2003 (таб.А1), 100x100 мм, цвет RAL 5006
 - Знак лифта доступного инвалидам всех категорий СИ 136.13330.2012, 100x100 мм, цвет RAL 5006
 - Знак санузлов доступных инвалидам СИ 136.13330.2012, 100x100 мм, цвет RAL 5006
 - Знак информационного центра для МГН СИ 136.13330.2012, 100x100 мм, цвет RAL 5006
 - Знак телекоммуникационных устройств для инвалидов с нарушением слуха СИ 136.13330.2012, 100x100 мм, цвет RAL 5006
 - Пожаробезопасная зона
 - Зона отдыха МГН

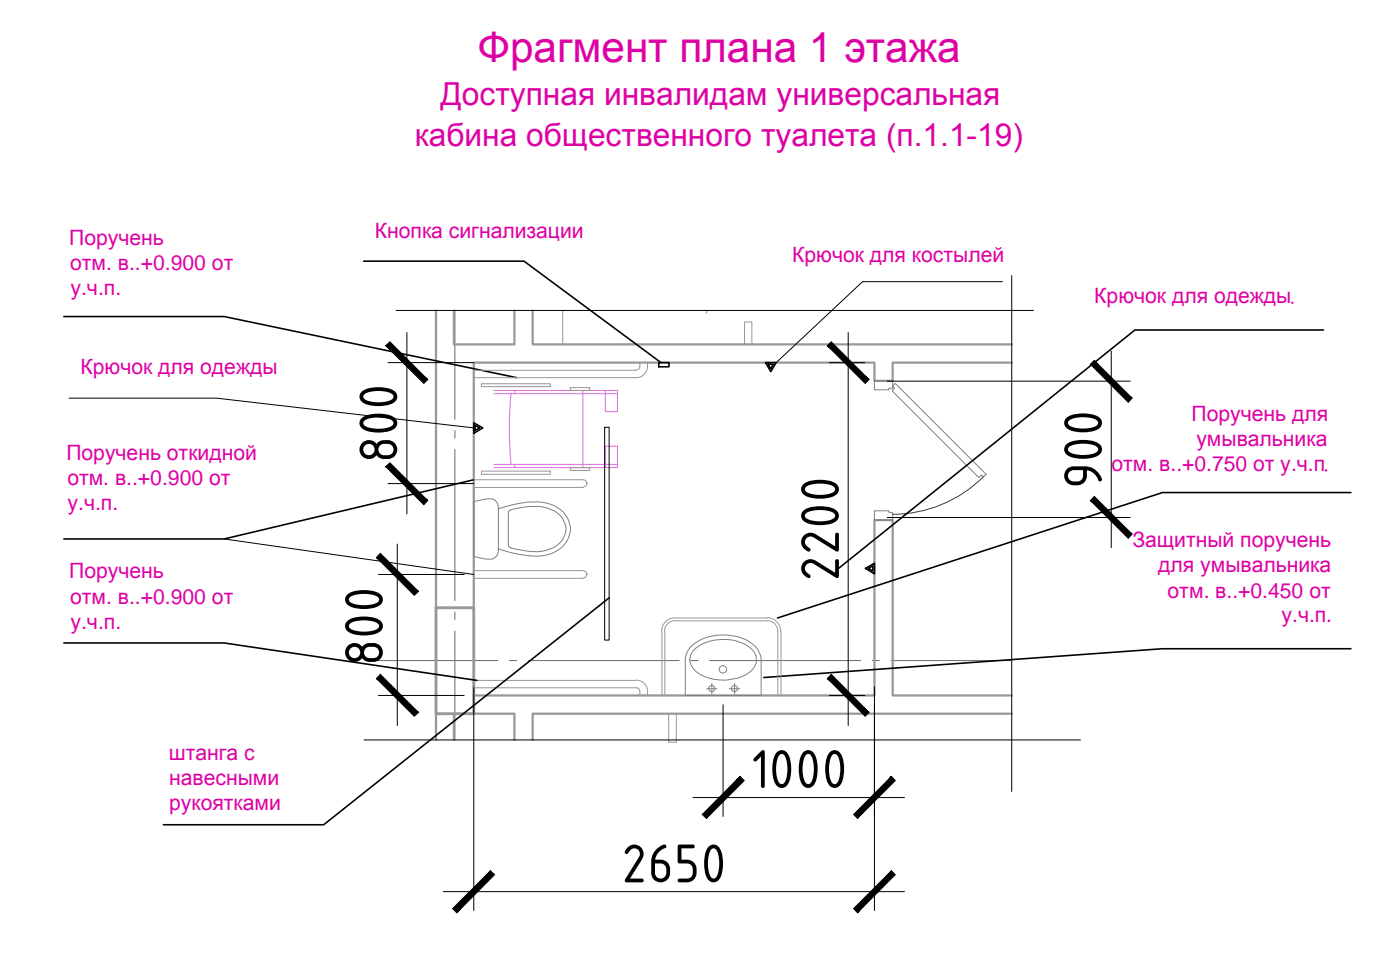

Фрагмент плана 1 этажа
Доступная инвалидам универсальная кабинка общественного туалета (п.1.1-19)

М 1:100	Шифр: ПМ05-2017	Арх. №8051 от 24.05.2017 г.
	Заказчик: ООО «ТМЦ-Центр»	МОДИ
	Культурно-досуговый центр в районе Строгино на месте сноса кинотеатра «Таджикстан» по адресу: г. Москва, СЗАО, район «Строгино», ул. Маршала Катушкина, д. 8	
Изм.	Кол.	Лист
Экз. №	Составитель	Дата
Заказчик	Ерменков	03.2017
	Культурно-досуговый центр	Страница
		Листов
		Р 3
И. контр.	Шварцкова	План 1 этажа на отм. ±0.000 с элементами визуального-тактильного обеспечения МГН
ГМП	Песочкин	АО «МАХПИ имени академика Польского»
		Формат: А0

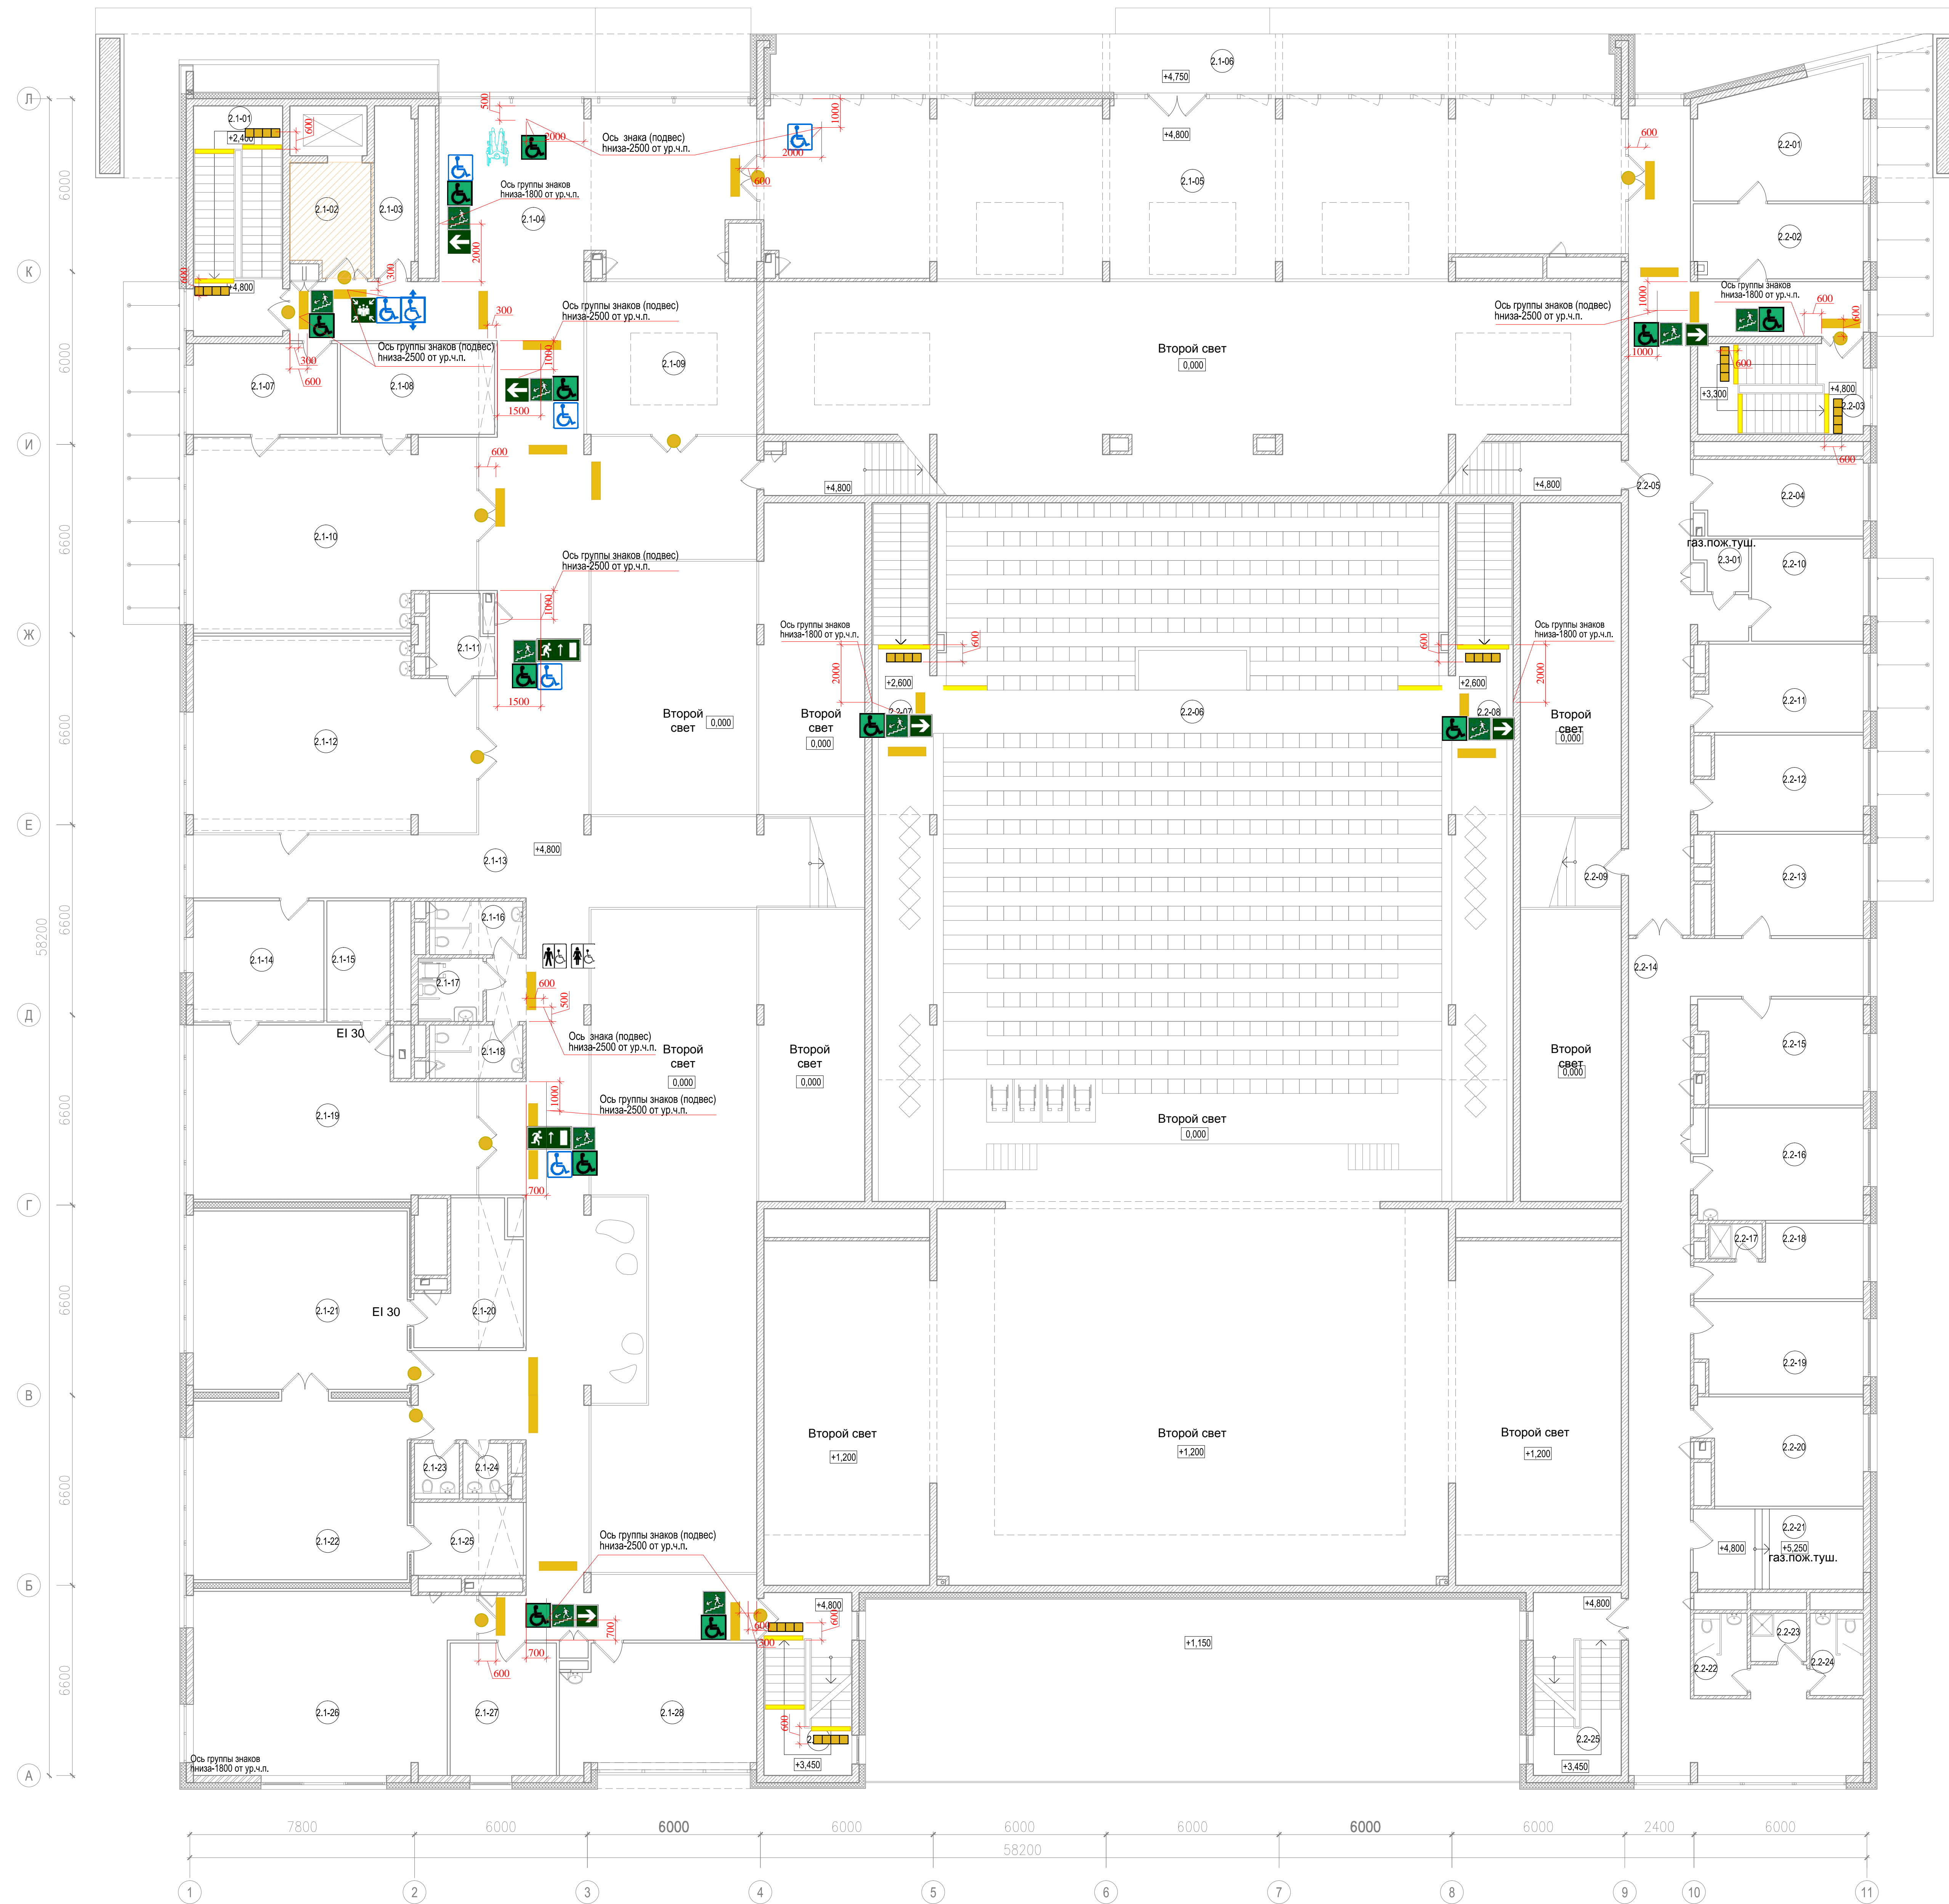

Номер помещения	Наименование	Площадь, м²	Категория пожарной опасности	Номер помещения	Наименование	Площадь, м²	Категория пожарной опасности
2.1 - Помещения клубной зоны				2.2 - Помещения зрелищной зоны			
2.1-01	Лестница №1			2.2-01	Кабинет руководителя	24.31	
2.1-02	Лифт холл. Зона пожарной безопасности МГН	10.55		2.2-02	Приемная	14.78	
2.1-03	Помещение накопления отходов	8.30	В-3	2.2-03	Лестница №3		
2.1-04	Фойе	140.30		2.2-04	Бухгалтерия	15.69	
2.1-05	Библиотека на 30 мест	180.80		2.2-05	Коридор	76.93	
2.1-06	Балкон			2.2-06	Универсальный зал (амфитеатр) на 191 зрителя	137.99	
2.1-07	Кабинет руководителя студии	15.75		2.2-07	Галерея зрительного зала (11 зрителей)	47.87	
2.1-08	Кладовая при студии живописи	16.85	В-3	2.2-08	Галерея зрительного зала (11 зрителей)	47.87	
2.1-09	Студия развития детей на 8 человек	31.27		2.2-09	Коридор	7.00	
2.1-10	Студия живописи и графики на 10 человек	63.32		2.2-10	Кабинет отдела кадров	13.77	
2.1-11	Кладовая при студии декоративно-прикладного искусства на 12 человек	63.61		2.2-11	Кабинет заместителя директора	17.09	
2.1-12	Студия декоративно-прикладного искусства на 12 человек	63.61		2.2-12	Кабинет заместителя директора	18.46	
2.1-13	Холл	188.92		2.2-13	Кабинет главного бухгалтера	18.16	
2.1-14	Кабинет руководителя студии	19.07		2.2-14	Коридор	92.59	
2.1-15	Кладовая при классе	9.26	В-3	2.2-15	Комната отдыха для персонала	20.11	
2.1-16	Санузел женский	5.99		2.2-16	Кабинет художника-дизайнера	22.02	
2.1-17	Санузел для маломобильных групп населения	4.95		2.2-17	Душевая	2.24	
2.1-18	Санузел мужской	5.99		2.2-18	Гардероб персонала	12.04	
2.1-19	Студия изучения иностранного языка на 16 человек	53.51		2.2-19	Помещение технического персонала	17.87	
2.1-20	Кладовая при музыкальном классе	16.18	В-3	2.2-20	Помещение технического персонала	21.10	
2.1-21	Музыкальный класс на 16 человек	47.01	Д	2.2-21	Тирисорная (диммерная)	16.31	В-3
2.1-22	Зал для групповых музыкальных занятий на 16 человек	47.01	Д	2.2-22	Санузел мужской	5.27	
2.1-23	Санузел для мальчиков	3.01		2.2-23	Помещение уборочного инвентаря	3.24	В-3
2.1-24	Санузел для девочек	3.01		2.2-24	Санузел женский	5.27	
2.1-25	Кладовая при зале для групповых музыкальных занятий	10.59	В-3	2.2-25	Лестница №4		
2.1-26	Класс математики на 16 человек	56.53		2.3 - Технические помещения			
2.1-27	Кабинет руководителя студии	16.97		2.3-01	Кроссовая	2.99	В-3
2.1-28	Ремонто-подделочная мастерская на 3 человека	27.69	В-3				
2.1-29	Лестница №2						

- Условные обозначения**
- Трогунная тактильная плитка с квадратными рисками (препятствие) ГОСТ Р 52875-2007, 500x500 мм, цвет RAL 1018
 - Напольная тактильная плитка с конусными рисками ГОСТ Р 52875-2007, 300x300 мм, цвет RAL 1018
 - Контрастная предупредительная полоса СП 136.13330.2012, СП 59.13330.2012, ГОСТ Р 12.4.026, ширина 300 мм, цвет RAL 1018
 - Контрастная предупредительная полоса на ступенях СП 136.13330.2012, СП 59.13330.2012, ГОСТ Р 12.4.026, ширина 150 мм, цвет RAL 1018
 - Контрастная маркировка на дереве СП 59.13330.2012, диаметр 150 мм, h=1200 мм от ур.ч.л.
 - Знак зоны пожарной безопасности ГОСТ Р 12.4.026-2001 ССБТ (знак Е21), 200x200 мм, цвет RAL 6024
 - Знак выход двери ГОСТ Р 12.4.026-2001 ССБТ (знак Е01-01), 200x200 мм, цвет RAL 6024
 - Знак направления эвакуации (прямо) ГОСТ Р 12.4.026-2001 ССБТ (знак Е11), 200x400 мм, цвет RAL 6024
 - Знак направления эвакуации (вправо, влево) ГОСТ Р 12.4.026-2001 ССБТ (знак Е02-01), 200x200 мм, цвет RAL 6024
 - Знак направления к эвакуационному выходу по лестнице вниз ГОСТ Р 12.4.026-2001 ССБТ (знак Е14), 200x200 мм, цвет RAL 6024
 - Знак плитка прямого гигиенического процедур (душевая) ГОСТ Р 12.4.026-2001 ССБТ (знак Е0-03) 200x200 мм, цвет RAL 6024
 - Знак доступности в помещении инвалидов на креслах-колясках ГОСТ Р 52131-2003 (таб А1), 100x100 мм, цвет RAL 5006
 - Знак доступности в помещении инвалидов всех категорий ГОСТ Р 52131-2003 (таб А1), 100x100 мм, цвет RAL 5006
 - Знак лифта доступного инвалидами всех категорий СП 136.13330.2012, 100x100 мм, цвет RAL 5006
 - Знак санузлов доступных инвалидам СП 136.13330.2012, 100x100 мм, цвет RAL 5006
 - Знак информационного центра для МГН СП 136.13330.2012, 100x100 мм, цвет RAL 5006
 - Знак телекоммуникационных устройств для инвалидов с нарушением слуха СП 136.13330.2012, 100x100 мм, цвет RAL 5006
 - Зона отдыха МГН

М 1:100		Шифр: ПМЗ-2017		Арх. №8051 от 24.05.2017 г.	
		Заказчик: ООО "ТМЦ-Центр"		МОДИ	
Культурно-досуговый центр в районе Строгино на месте сноса кинотеатра «Таджикистан» по адресу: г. Москва, СЗАО, район "Строгино", ул. Маршала Катукова, д. 8					
Изм.	Кол.	Лист	Р. доп.	Подпись	Дата
И. контр.	Шевченко	Ген. дир.	Песочин	05.05.2017	05.05.2017
Ген. дир.	Шевченко	Ген. дир.	Песочин	05.05.2017	05.05.2017
План 2 этажа на отс. +4.800 с элементами визуальной тактильного обозначения МГН и средствами движения МГН			Лист		Листов
			Р		4
			АО «МАХПИ имени академика Полынского»		Формат А0

№ п/п	Наименование	Схема	Кол-во на 1 этаже	Кол-во на 2 этаже	Всего
1	Тротуарная тактильная плитка с квадратными рифами (препятствие) 500x500 мм (RAL 1018) ГОСТ Р 52875-2007		40 шт.		40 шт.
2	Напольная тактильная плитка с конусными рифами 300x300 мм (RAL 1018), ГОСТ Р 52875-2007		4 шт.	32 шт.	36 шт.
3	Контрастная предупреждающая полоса, ширина 300 мм СП 136.13330.2012, СП 59.13330.2012, ГОСТ Р 12.4.026, цвет RAL 1018		60 шт.	17 шт.	77 шт. 100.1 п.м.
4	Контрастная предупреждающая полоса на ступенях, ширина 150 мм СП 136.13330.2012, ГОСТ Р 12.4.026, цвет RAL 1018		30 шт.	17 шт.	47 шт. 63,4 п.м.
5	Контрастная маркировка на дверях Ø150 мм, h=1200 мм от ур. ч.п., СП 59.13330.2012		23 шт.	13 шт.	36 шт.
6	Знак зоны пожарной безопасности ГОСТ Р 12.4.026 -2001 ССБТ (знак Е21) 200x200 мм, цвет RAL 6024			1 шт.	1 шт.
7	Знак направления эвакуации ГОСТ Р 12.4.026 -2001ССБТ (знак Е02-01) 200x200 мм, цвет RAL 6024		3 шт.	6 шт.	9 шт.
8	Знак "Выход здесь" ГОСТ Р 12.4.026-2001ССБТ (знак Е01-01) 200x200 мм, цвет RAL 6024		12 шт.		12 шт.
9	Знак направления к эвакуац.выходу по лестнице вниз ГОСТ Р 12.4.026-2001 ССБТ (знак Е14) 200x200 мм, цвет RAL 6024			11 шт.	11 шт.
10	Знак доступности в здание, помещение инвалидов на креслах-колясках ГОСТ Р 52131-2003 (таб.А1) 100x100 мм, цвет RAL 5006		14 шт.	6 шт.	20 шт.

№ п/п	Наименование	Схема	Кол-во на 1 этаже	Кол-во на 2 этаже	Всего
11	Знак доступности в здание, помещение инвалидов всех категорий ГОСТ Р 52131-2003 (таб.А1) 200x200 мм, 100x100 мм (в помещениях) цвет RAL 5006		16 шт.	12 шт.	28 шт.
12	Знак лифта доступного инвалидам всех категорий СП 136.13330.2012 100x100 мм, цвет RAL 5006		1 шт.	1 шт.	2 шт.
13	Знак телекоммуникационных устройств для инвалидов с нарушением слуха СП 136.13330.2012, 100x100 мм, цвет RAL 5006		1 шт.		1 шт.
14	Знак направления эвакуации (прямо) ГОСТ Р 12.4.026 -2001ССБТ (знак Е11) 200x200 мм, цвет RAL 6024		9 шт.	2 шт.	11 шт.
15	Знак информационного центра для МГН СП 136.13330.2012 100x100 мм, цвет RAL 5006		1 шт.		1 шт.
16	Знак санузлов доступных инвалидам СП 136.13330.2012 100x100 мм, цвет RAL 5006		3 шт.	1 шт.	4 шт.
17	Пункт приема гигиенических процедур (душевые) ГОСТ Р 12.4.026 -2001ССБТ (знак ЕС-03) 200x200 мм, цвет RAL 6024		3 шт.		3 шт.

Согласно
 Взам. инв. №
 Подп. и дата
 Инв. № подл.

Арх. №8051 от 24.05.2017 г.

Шифр: ПИ/3-2017						МОДИ		
Заказчик: ООО "ПИ-Центр"								
Культурно-досуговый центр в районе Строгино на месте сноса кинотеатра «Таджикистан» по адресу: г. Москва, СЗАО, район "Строгино", ул. Маршала Катукова, д. 8						Стадия	Лист	Листов
Изм.	Кол.	Лист	№ док.	Подпись	Дата	Культурно-досуговый центр	Р	5
Разраб.		Соколянский			05.2017			
Зам.рук.арх.маст.		Ефименкова			05.2017			
Н. контр.		Шевыренкова			05.2017	Спецификация элементов информационного обеспечения зон и мест доступности МГН (знаки безопасности)	АО «МАХПИ имени академика Полянского»	
ГИП		Легошин			05.2017			

№ п/п	Наименование	Схема	Номер помещения	Кол-во
1	Ограждение пандусов ГОСТ Р51261 (анодированная стальная труба Ø50 мм)			18 п.м.
2	Поручень у гардеробной стойки			4 п.м.

Согласовано

Взам. инв. №

Подп. и дата

 


Инв. № подл.

Арх. №8051 от 24.05.2017 г.

Шифр: ПИ/3-2017
Заказчик: ООО "ПИ-Центр"

МОДИ

Культурно-досуговый центр в районе Строгино
на месте сноса кинотеатра «Таджикистан» по адресу:
г. Москва, СЗАО, район "Строгино", ул. Маршала Катукова, д. 8

Изм.	Кол.	Лист	№ док.	Подпись	Дата
Разраб.		Соколянский			05.2017
Зам.рук. арх. маст.		Ефименкова			05.2017
Н. контр.		Шевыренкова			05.2017
ГИП		Легошин			05.2017

Культурно-досуговый центр

Спецификация элементов ограждения пандусов, используемых МГН

Стадия	Лист	Листов
Р	6	

АО «МАХПИ имени академика Полянского»

№ п/п	Наименование	Схема	Номер помещения	Кол-во
1	Поручень откидной			3 шт.
2	Поручень пристенный длина 700 мм			3 шт.
3	Умывальный гарнитур			3 шт.
4	Крючок для костылей			3 шт.
5	Крючок для одежды			6 шт.

Согласовано

Взам. инв. №

Подп. и дата

Инв. № подл.

Арх. №8051 от 24.05.2017 г.

Шифр: ПИ/3-2017					МОДИ		
Заказчик: ООО "ПИ-Центр"							
Культурно-досуговый центр в районе Строгино на месте сноса кинотеатра «Таджикистан» по адресу: г. Москва, СЗАО, район "Строгино", ул. Маршала Катукова, д. 8					Стадия	Лист	Листов
Изм.	Кол.	Лист	№ док.	Подпись	Культурно-досуговый центр		
Дата							
Разраб.	Соколянский	<i>Сок</i>	05.2017		Р	7	
Зам.рук.арх.маст.	Ефименкова	<i>Еф</i>	05.2017				
Н. контр.	Шевыренкова	<i>Ш</i>	05.2017		АО «МАХПИ имени академика Полянского»		
ГИП	Легошин	<i>Л</i>	05.2017				

Спецификация оборудования для санузлов МГН

№ п/п	Наименование	Схема	Номер помещения	Кол-во
1	Комплект для душевой установки			2 шт.
2	Складное сиденье для душа			2 шт.
3	Поручень пристенный горизонтальный длина 2,8 м			2 шт.

Согласовано

Взам. инв. №

Подп. и дата

Инв. № подл.

Арх. №8051 от 24.05.2017 г.

Шифр: ПИ/3-2017
Заказчик: ООО "ПИ-Центр"

МОДИ

Культурно-досуговый центр в районе Строгино
на месте сноса кинотеатра «Таджикистан» по адресу:
г. Москва, СЗАО, район "Строгино", ул. Маршала Катукова, д. 8

Изм.	Кол.	Лист	№ док.	Подпись	Дата
Разраб.		Соколянский		<i>С.С.</i>	05.2017
Зам.рук. арх.маст.		Ефименкова		<i>Е.Е.</i>	05.2017
Н. контр.		Шевыренкова		<i>Ш.Ш.</i>	05.2017
ГИП		Легошин		<i>Л.Л.</i>	05.2017

Культурно-досуговый центр

Стадия	Лист	Листов
Р	8	

Спецификация оборудования для
душевых МГН

АО «МАХПИ имени
академика Полянского»

Поз.	Наименование и техническая характеристика	Тип, марка, обозначение документа, опросного листа	Код продукции	Поставщик	Ед. измерения	Кол.	Масса ед., кг	Примечание
1	<u>Элементы информационного обеспечения доступности МГН</u>							
1.1	Тротуарная тактильная плитка с квадратными рифами (препятствие), 500x500 мм (RAL 1018)	ГОСТ Р 52875-2007		по выбору заказчика	шт.	40		
1.2	Напольная тактильная плитка с конусными рифами, 300x300 мм (RAL 1018)	ГОСТ Р 52875-2007		по выбору заказчика	шт.	36		
1.3	Контрастная предупреждающая полоса, ширина 300 мм (RAL 1018)	ГОСТ Р 12.4.026		по выбору заказчика	шт.	77		100,1 п. м
1.4	Контрастная предупреждающая полоса на ступенях, ширина 150 мм (RAL 1018)	ГОСТ Р 12.4.026		по выбору заказчика	шт.	47		63,4 п. м
1.5	Контрастная маркировка на дверях, Ø150 мм	СП 59.13330.2012		по выбору заказчика	шт.	36		
1.6	Знак зоны пожарной безопасности, 200x200 мм (RAL 6024)	ГОСТ Р 12.4.026-2001 Знак Е21		по выбору заказчика	шт.	1		
1.7	Знак Выход здесь, 200x200 мм (RAL 6024)	ГОСТ Р 12.4.026-2001 Знак Е01-01		по выбору заказчика	шт.	12		
1.8	Знак направления эвакуации (прямо), 200x400 мм (RAL 6024)	ГОСТ Р 12.4.026-2001 Знак Е11		по выбору заказчика	шт.	11		
1.9	Знак направления эвакуации (вправо, влево), 200x200 мм (RAL 6024)	ГОСТ Р 12.4.026-2001 Знак Е02-01		по выбору заказчика	шт.	9		
1.10	Знак направления к эвакуационному выходу по лестнице вниз, 200x200 мм (RAL 6024)	ГОСТ Р 12.4.026-2001 Знак Е14		по выбору заказчика	шт.	11		
1.11	Знак пункта приема гигиенических процедур (душевая), 200x200 мм, (RAL 6024)	ГОСТ Р 12.4.026-2001 Знак ЕС-03		по выбору заказчика	шт.	3		
1.12	Знак доступности в помещение инвалидов на креслах-колясках, 100x100 мм (RAL 5006)	ГОСТ Р 52131-2003 (таб. А1)		по выбору заказчика	шт.	20		
1.13	Знак доступности в помещение инвалидов всех категорий, 100x100 мм (RAL 5006)	ГОСТ Р 52131-2003 (таб. А1)		по выбору заказчика	шт.	28		

Арх. №8051 от 24.05.2017 г.

Примечание – упоминание конкретных марок и производителей материалов носят рекомендательный характер. Допускается замена материалов на эквивалентные с учетом их совместимости и сохранения высоких эксплуатационных характеристик.

Шифр: ПИ/3-2017						МОДИ.СО			
Заказчик: ООО "ПИ-Центр"									
Культурно-досуговый центр в районе Строгино на месте сноса кинотеатра «Таджикистан» по адресу: г. Москва, СЗАО, район "Строгино", ул. Маршала Катукова, д. 8						Стадия	Лист	Листов	
Изм.	Колуч.	Лист	№ Док	Подпись	Дата	Мероприятия по организации доступа инвалидов. Кафе "Чайный дом"	Р	1	2
Разраб.	Соколянский			<i>Соколянский</i>	05.2017				
Зам.рук.маст.	Ефименкова			<i>Ефименкова</i>	05.2017				
Н. контр.	Шевыренкова			<i>Шевыренкова</i>	05.2017	Спецификация оборудования, изделий и материалов	АО "МАХПИ им. академика Полянского"		
Рук. маст.	Легошин			<i>Легошин</i>	05.2017				

Согласовано
Взаим. инв. №
Подп. и дата
Нв. № подл.

Поз.	Наименование и техническая характеристика	Тип, марка, обозначение документа, опросного листа	Код продукции	Поставщик	Ед. измерения	Кол.	Масса ед., кг	Примечание
1.14	Знак лифта доступного инвалидам всех категорий, 100x100 мм (RAL 5006)	СП 136.13330.2012		по выбору заказчика	шт.	2		
1.15	Знак санузлов доступных инвалидам, 100x100 мм (RAL 5006)	СП 136.13330.2012		по выбору заказчика	шт.	4		
1.16	Знак информационного центра для МГН, 100x100 мм (RAL 5006)	СП 136.13330.2012		по выбору заказчика	шт.	1		
1.17	Знак телекоммуникационных устройств для инвалидов с нарушением слуха, 100x100 мм (RAL 5006)	СП 136.13330.2012		по выбору заказчика	шт.	1		
2	<u>Ограждения пандусов, используемых МГН</u>							
2.1	Ограждение пандусов (анодированная стальная труба Ø50 мм)	ГОСТ Р51261		по выбору заказчика	п. м	18		
2.2	Поручень у гардеробной стойки			по выбору заказчика	п. м	4		
3	<u>Оборудование санузлов, доступных для МГН</u>							
3.1	Поручень откидной	СП 59.13330.2012		по выбору заказчика	шт.	1		
3.2	Поручень пристенный, длина 700 мм	СП 59.13330.2012		по выбору заказчика	шт.	1		
3.3	Умывальный гарнитур	СП 59.13330.2012		по выбору заказчика	шт.	1		
3.4	Крючок для костылей	СП 59.13330.2012		по выбору заказчика	шт.	1		
3.5	Крючок для одежды	СП 59.13330.2012		по выбору заказчика	шт.	2		
4	<u>Оборудование душевых, доступных для МГН</u>							
4.1	Комплект для душевой установки			по выбору заказчика	шт.	2		
4.2	Складное сиденье для душа			по выбору заказчика	шт.	2		
4.3	Поручень пристенный горизонтальный длина 2,8 м			по выбору заказчика	шт.	2		

Взаим. инв. №	
Подп. и дата	
Нв. № подл.	

Изм.	Кол.ч.	Лист	№ Док.	Подпись	Дата	Шифр: ПИ/3-2017	МОДИ.СО	Лист
						Заказчик: ООО "ПИ-Центр"		2